

**PROJEKT ZAGOSPODAROWANIA TERENU
(ARKUSZ NR 3)**

SKALA 1:500

**BIURO GEODEZJI
"SADGEO"**
mgr inż. Tomasz Plocharz
66-620 Gubin, ul. Sądowa 3
tel. 693-395-222
NIP 928-101-86-77 Reg. 970452308
Mapa sytuacyjno - wysokościowa do celów projektowych
Skala 1: 500

województwo : lubuskie
powiat : krośnieński
miasto:Gubin
Gmina: Gubin , Sekowice
obręb : 430.421.161.3
ark. mapy : 430.421.161.4
ark. mapy : 430.421.163.1
ark. mapy : 430.421.163.2
ark. mapy : 430.421.164.1
ark. mapy : 430.421.162.3
ark. mapy : 430.421.162.1
ark. mapy : 430.421.114.3
ark. mapy : 430.421.114.1
ark. mapy : 430.421.112.3
Układ współrzędnych :1965
Poziom odniesienia :Kronsztadt


Niniejsza mapa opracowana na podstawie mapy
wysokościowo-wysokościowej - w skali 1:1000 wykonanej
przez OP&K w Zielonej Górze w 1977r., oraz mapy sytuacyjno-
wysokościowej w skali 1:1000 wykonanej w 2009r przez Biuro
Usług Geodezyjnych AZYMUT z Zielonej Góry. Treść mapy
zaktualizowano w oparciu o pomiar uzupełniającej wykonany
w sierpniu 2011 roku.

Nie wyklucza się łaczenia w terenie innych nie wykazanych na niniejszej mapie
urządzeń podziemnych, które nie były zgłoszone do inwentaryzacji lub o których
link jest informacja w innych dokumentach.

Wykonał: mgr inż. Tomasz Plocharz Upr nr 14 817 MGPIB
Gubin

2011 SIE 16
GEODETA
mgr inż. Tomasz Plocharz
Nr opr. Zaw. 14817 MGPIB

STAROSTWO POWIATOWE W KROŚNIE ODRZ.
OSRODEK DOKUMENTACJI GEODEZYJNEJ
I KARTOGRAFICZNEJ DELEGATURA W GUBINIE
W obszarze omawianej linii...
Dokładano zgodności treści mapy sytuacyjno-
wysokościowej z planem, uzgodniono projekt do
dokumentacji z planem...
Zaszkic powołanego pod nr...
i uwzględniono zmiany...
Niniejsza mapa może służyć do celów projektowych...
projektowanie i wytyczenie i inwentaryzacja pow. i linii...
brak jest danych...
mgr inż. Tomasz Plocharz
mgr inż. Roman Scymaniec
mgr inż. Tomasz Plocharz
mgr inż. Roman Scymaniec

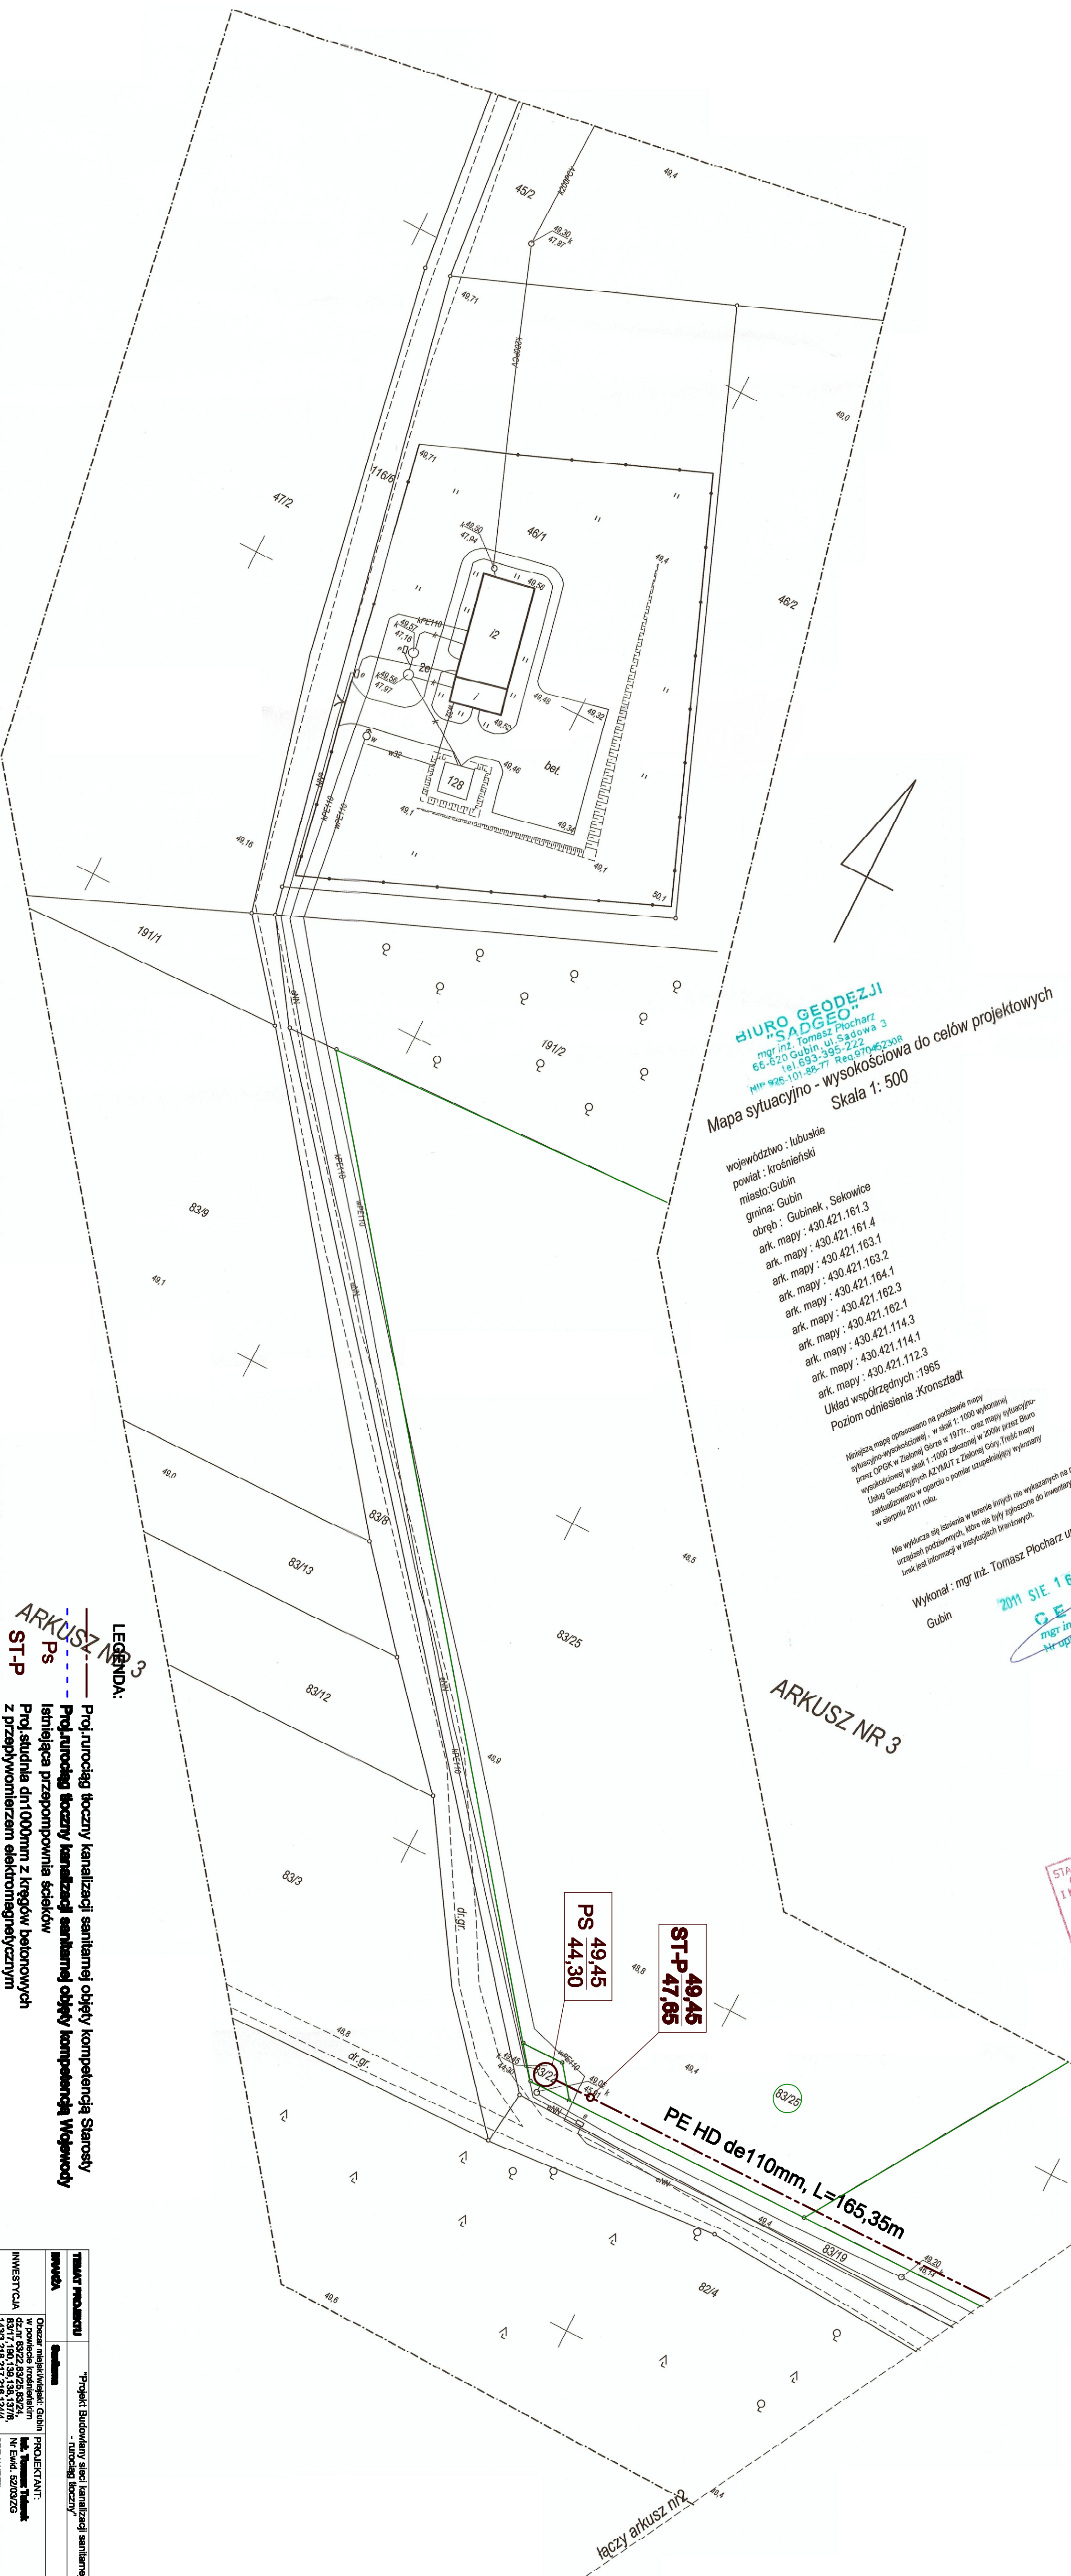

LEGENDA:

- Projektujący boczny kanalizacyjny sanitarny obiekt kompetencją Starosty
- Projektujący boczny kanalizacyjny sanitarny obiekt kompetencją Wojewody
- Istniejąca przepompownia ścieków
- Projekt studnia dn1000mm z kręgów betonowych
- z przepływomierzem elektromagnetycznym
- Granica działek na których zlokalizowana jest inwestycja
- Numery działek na których zlokalizowana jest inwestycja

Tytuł projektu	Projekt Budowlany sieci kanalizacji sanitarnej
INWESTOR	Gmina Gubin, ul. Piłsudskiego 24a, 66-620 Gubin
INWESTYCJA	66-620 Gubin
PROJEKTANT	mgr inż. Tomasz Plocharz
SPRAWDZILI	mgr inż. Roman Scymaniec
DATA	Kwiecień 2012r.
SKALA	1:500
ARKUSZ NR 3	10